



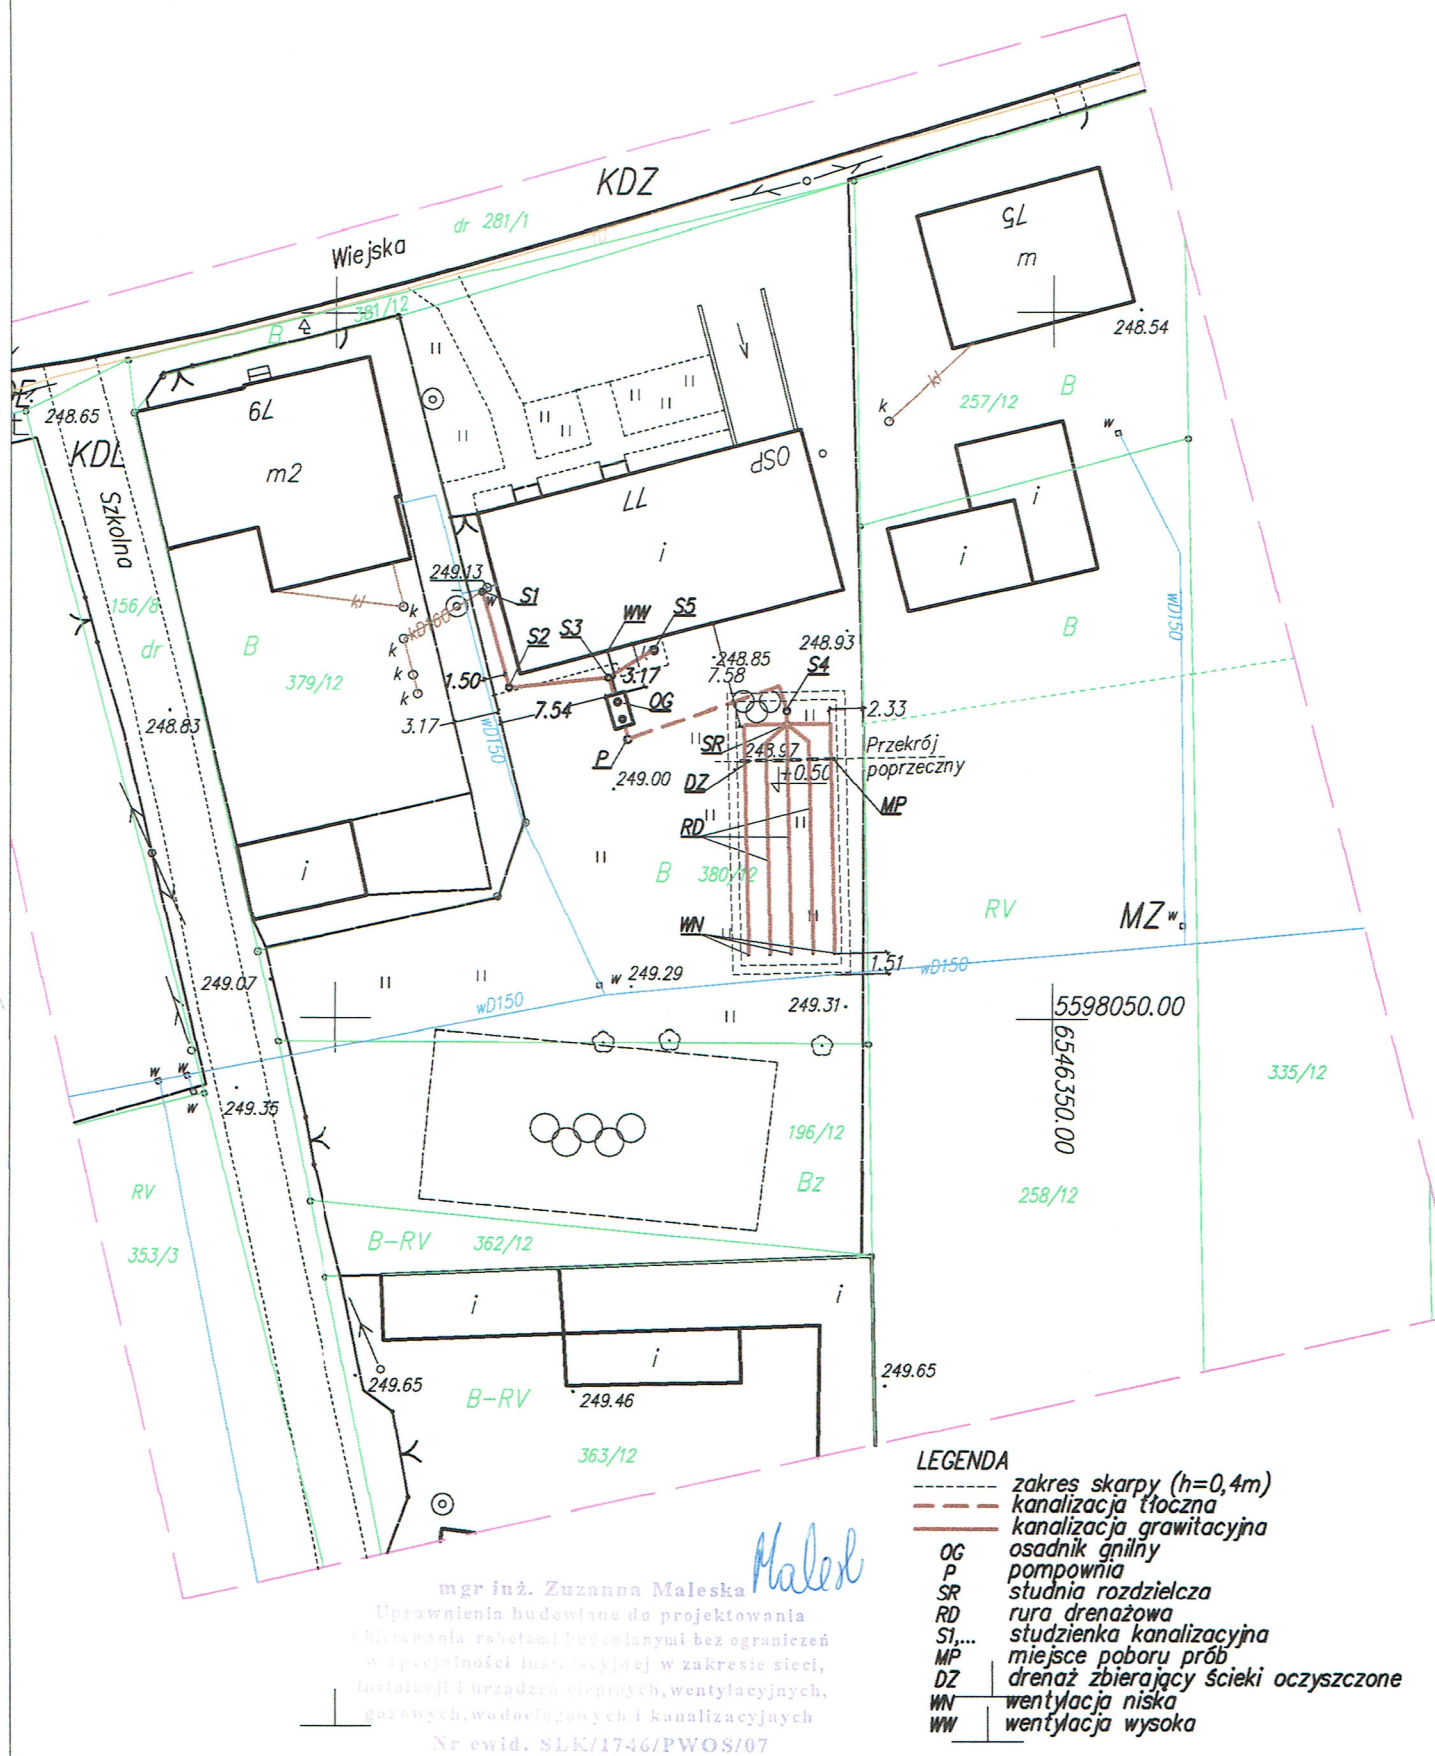

# PLAN ZAGOSPODAROWANIA TERENU OCZYSZCZALNI ŚCIEKÓW TYPU – OSADNIK GNILNY WRAZ Z DRENAŻEM ROZSĄCZAJĄCYM



skala 1:250/100

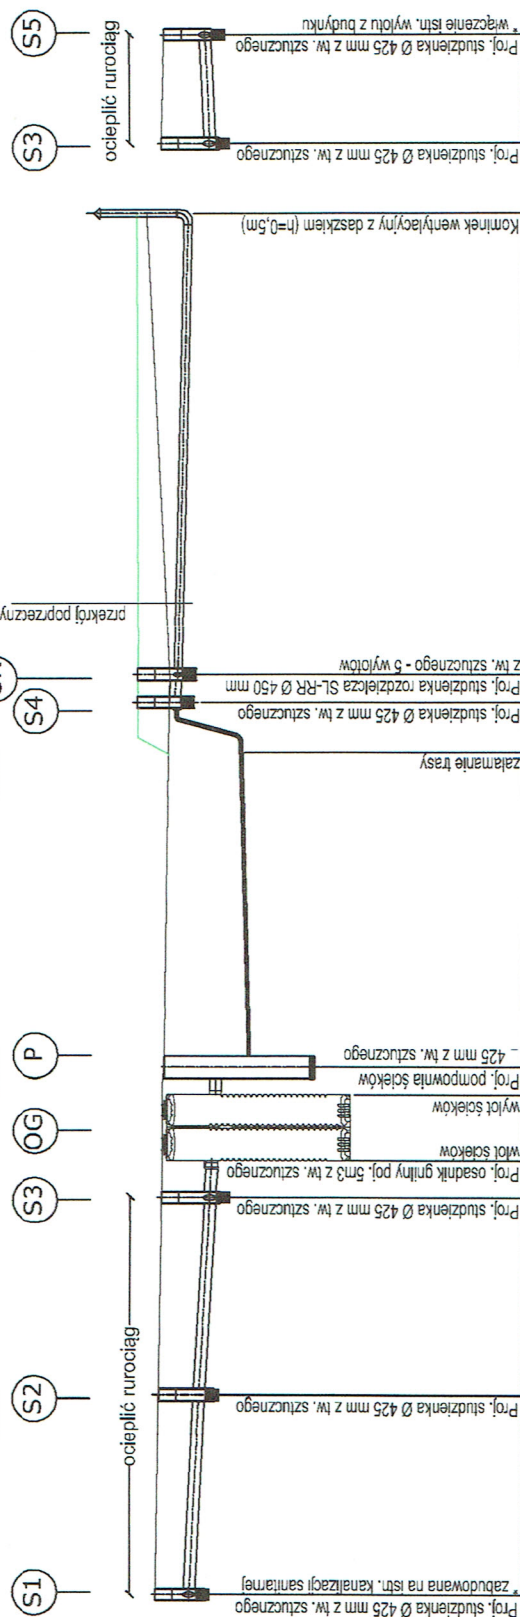

P.P = 244.00m nrm

[illegible]

S3 Sistn.

S4 SR

**UWAGA:** \* rzedne właczenie do istn. kanalizacji sanitarnej zostaly okreslone orientacyjnie. Przed przystapieniem do

budowy POŚ należy dokonać wykopu w miejscu włączenia w celu ustalenia rzeczywistego zagłębienia kanałów i dokonania ewentualnych zmian w profilach kanalizacyjnych.

mgr inż. Zuzanna Maleska

Dokumentacja budowlana do projektu wykonania  
rozrównania robotami budowlanymi bez obciążenia  
wielkością instalacyjnej w zakresie sieci,  
instalacji i urządzeń cieplnych, wentylacyjnych,  
gazowych, wodociagowych i kanalizacyjnych


Nr ewid. SLK/1746/PWOS/07



Rys. nr 4

skala 1:50

Drenażu rozsączającego proj. oczyszczalni ścieków dla budynku OSP Świniowice,  
gm. Tworóg rzy ul. Wiejskiej (dz. nr 380/12)

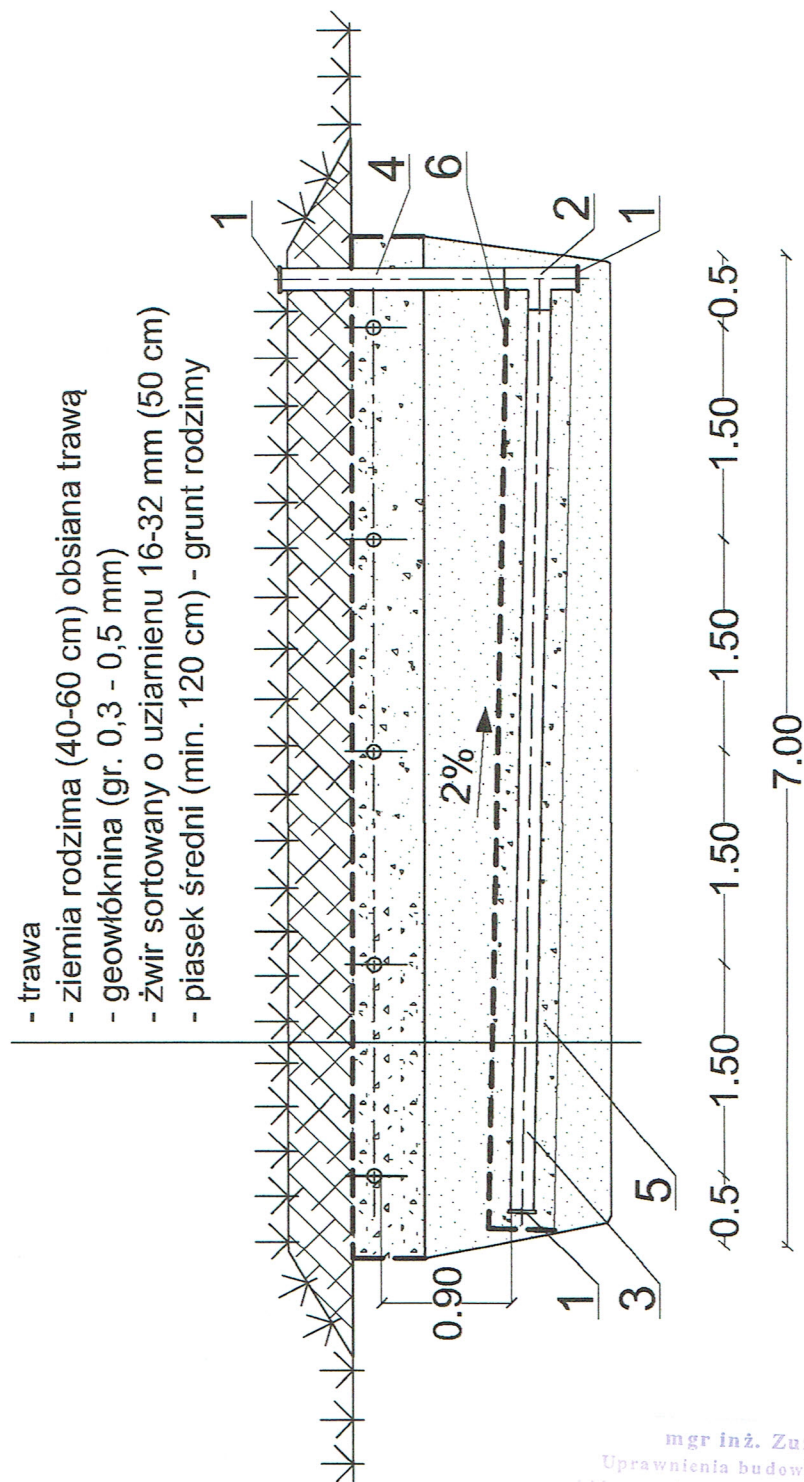

- 1 - zaślepka kanalizacyjna Ø160mm
- 2 - trójnik kanalizacyjny Ø160/160/90° PVC
- 3 - rura kanalizacyjna Ø160mm PVC - z nawierceniami na górnej powierzchni
- 4 - rura kanalizacyjna Ø160mm PVC
- 5 - żwir sortowany o uziarnieniu 16-32mm (~40cm)
- 6 - geowłóknina (gr. 0,3 - 0,5mm)

mgr inż. Zuzanna Maleska

Uprawnienia budowlane do projektowania i kierowania robotami budowlanymi bez ograniczeń w szczególności instalacyjnej w zakresie sieci, instalacji i urządzeń elektrycznych, wentylacyjnych, gazowych, wodociągowych i kanalizacyjnych

Nr ewid. SLK/1746/PWOS/07

Nr ewid. SLK/1746/PWOS/07