


Przykładowy osadnik gnilny o poj. 5000l np. SL-EPURBLOC 5000L
SP-RKT D160

skala 1:25

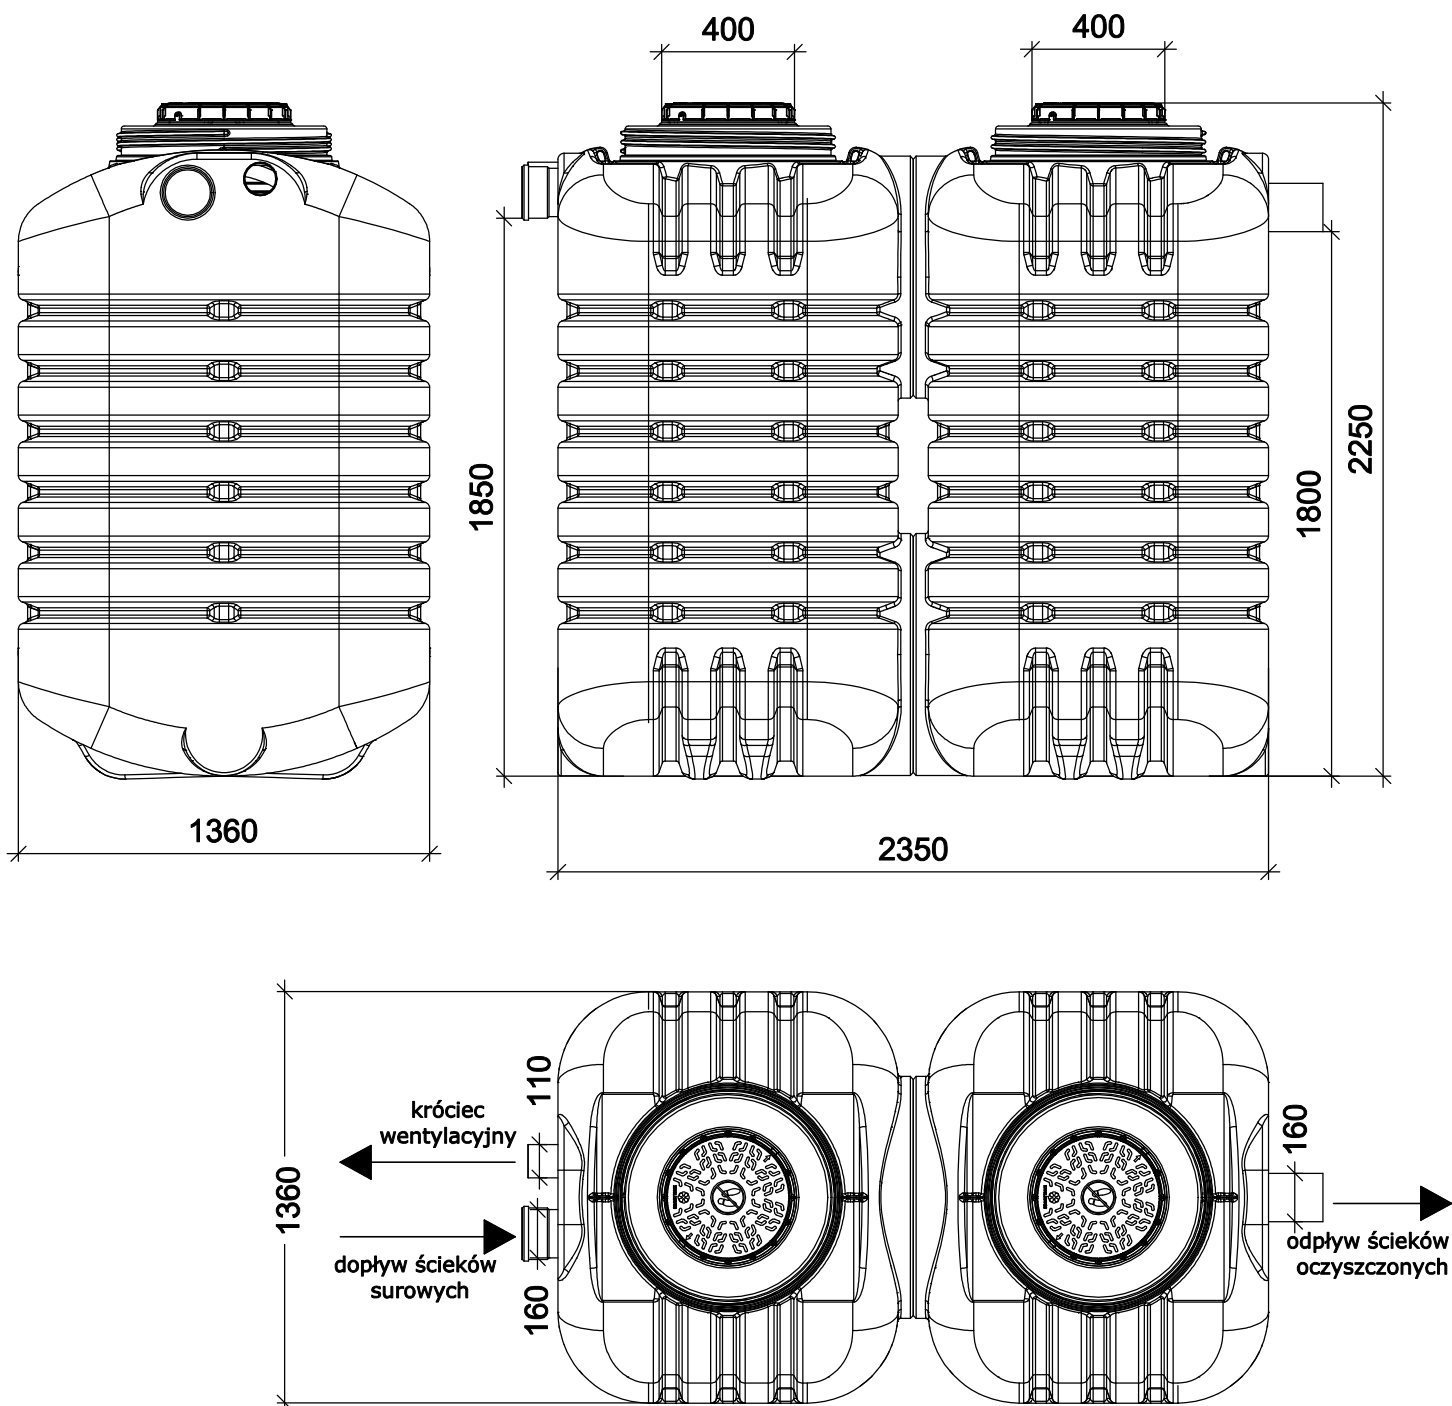

Uwaga:

1. Zbiornik osadnika gnilnego wraz z wyposażeniem technologicznym dostarczony zostanie w komplecie przez producenta np. przez firmę SOTRALENTZ POLSKA
2. Dopuszcza się zabudowę przepompowni innego producenta pod warunkiem zachowania parametrów technologicznych przedstawionych na niniejszym rysunku.
3. Montaż zbiornika wykonać ściśle wg. instrukcji producenta.
4. Należy wykonać wentylację wysoką zbiornika z rur $\varnothing 110$ PVC i wyprowadzić ponad dach budynku (min. 0,6 m ponad górną krawędź najwyższego położonego okna). Trasę wentylacji pokazano na rys. nr 1.